


### Схема расположения ТСО и кабельных трасс на первом этаже.

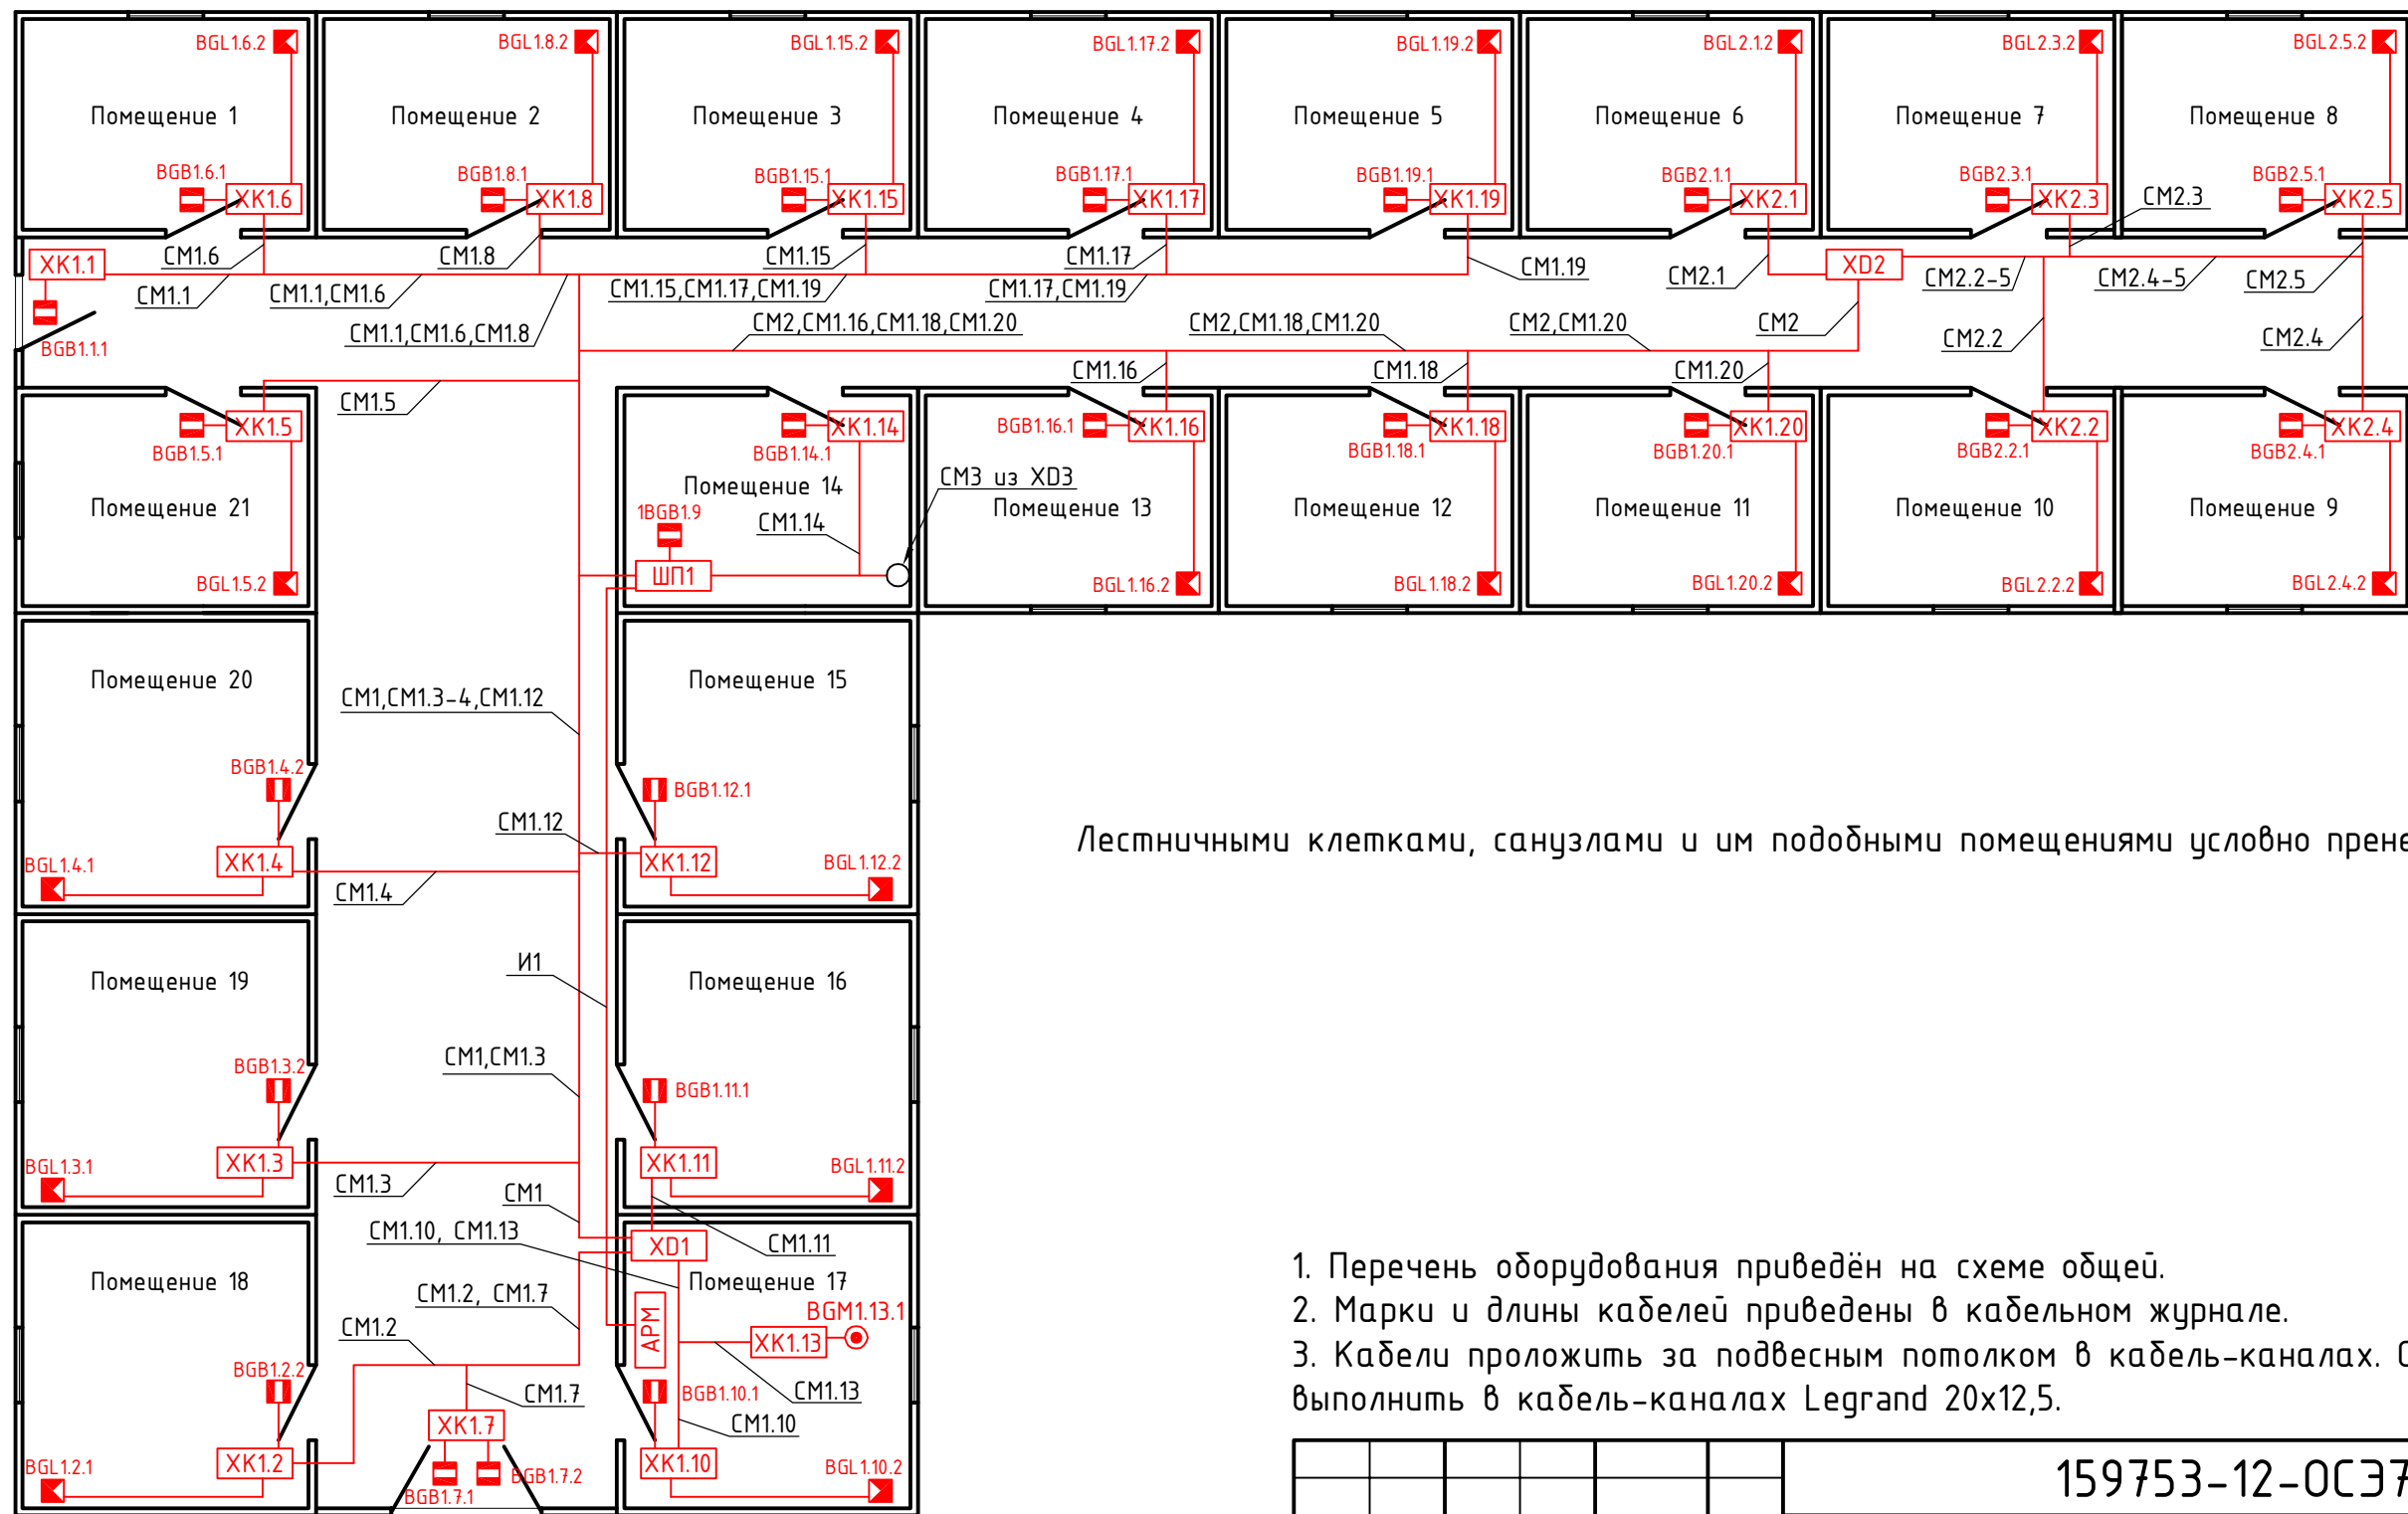

Лестничными клетками, санузлами и им подобными помещениями условно пренебрегаем.

1. Перечень оборудования приведён на схеме общей.
2. Марки и длины кабелей приведены в кабельном журнале.
3. Кабели проложить за подвесным потолком в кабель-каналах. Спуски к ТСО выполнить в кабель-каналах Legrand 20x12,5.

Согласовано					
Взамен инв. №					
Подпись и дата					
Инв. № подл.					

159753-12-ОСЭ7					
Гатчинский нефтеперерабатывающий завод					
Изм.	Кол.уч.	Лист	№ док.	Подп.	Дата
Административно-бытовой корпус. Система охранной сигнализации.				Стадия	Лист
				Р	1
Схема расположения ТСО и кабельных трасс на первом этаже				ЗАО "Интернет-проджект"	
Нач.отдела	Начальник				15.10
Н.контроль	Контролёр				15.10
Проверил	Провер				15.10
Разработал	Разраб				15.10