


Схема расположения ТСО и кабельных трасс на первом этаже.

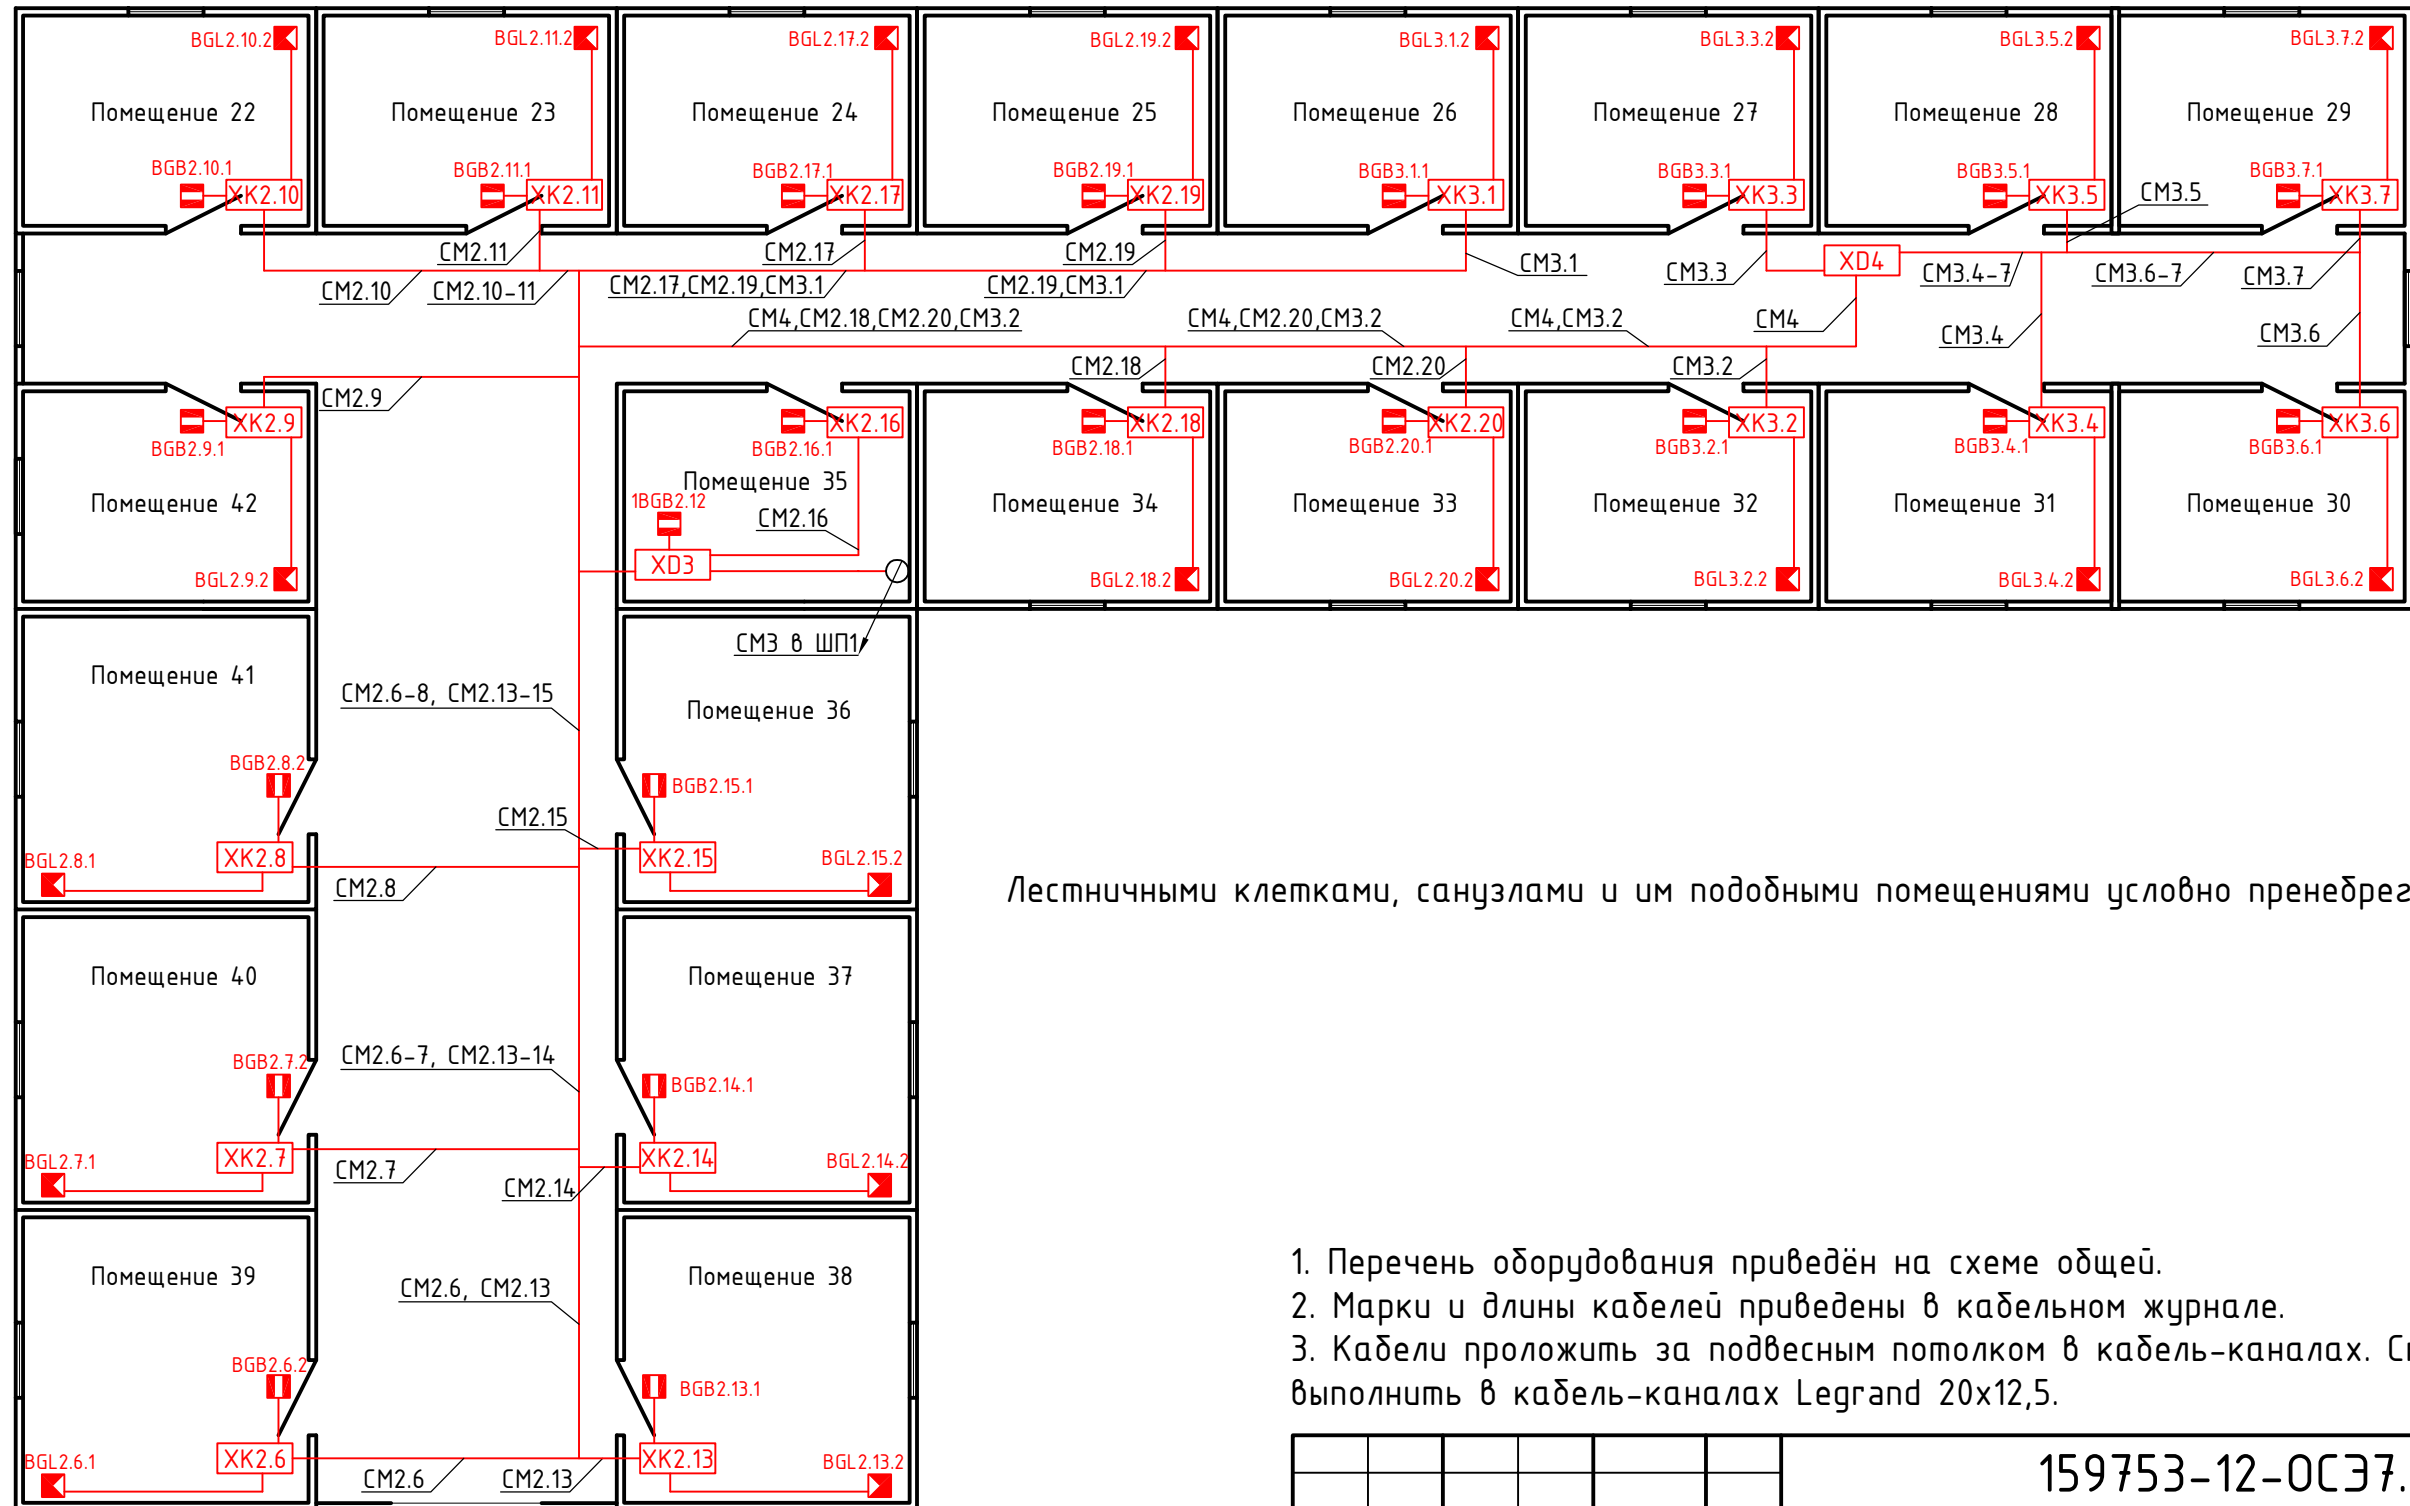

Лестничными клетками, санузлами и им подобными помещениями условно пренебрегаем.

1. Перечень оборудования приведён на схеме общей.
2. Марки и длины кабелей приведены в кабельном журнале.
3. Кабели проложить за подвесным потолком в кабель-каналах. Спуски к ТСО выполнить в кабель-каналах Legrand 20x12,5.

| | | | | | |
|--|--------|------|--------|-------------------------|------|
| 159753-12-ОСЭ7.1 | | | | | |
| Гатчинский нефтеперерабатывающий завод | | | | | |
| Изм. | Кол.уч | Лист | № док. | Подп. | Дата |
| | | | | | |
| Административно-дытовой корпус. Система охранной сигнализации. | | | | Стадия | Лист |
| | | | | Р | 1 |
| Схема расположения ТСО и кабельных трасс на втором этаже | | | | 3АО "Интернет-проджект" | |
| Нач.отдела Начальник | | | | 15.10 | |
| Н.контроль Контролёр | | | | 15.10 | |
| Проверил Провер | | | | 15.10 | |
| Разработал Разраб | | | | 15.10 | |

С:\Documents and Settings\Korotkiy\Рабочий стол\Для сайта\doc\Схема расп. этаж 2.dwg

| | | | | |
|----------------|--|--|--|--|
| Согласовано | | | | |
| Взамен инв. № | | | | |
| Подпись и дата | | | | |
| Инв № подл. | | | | |